



SCALA 1:20

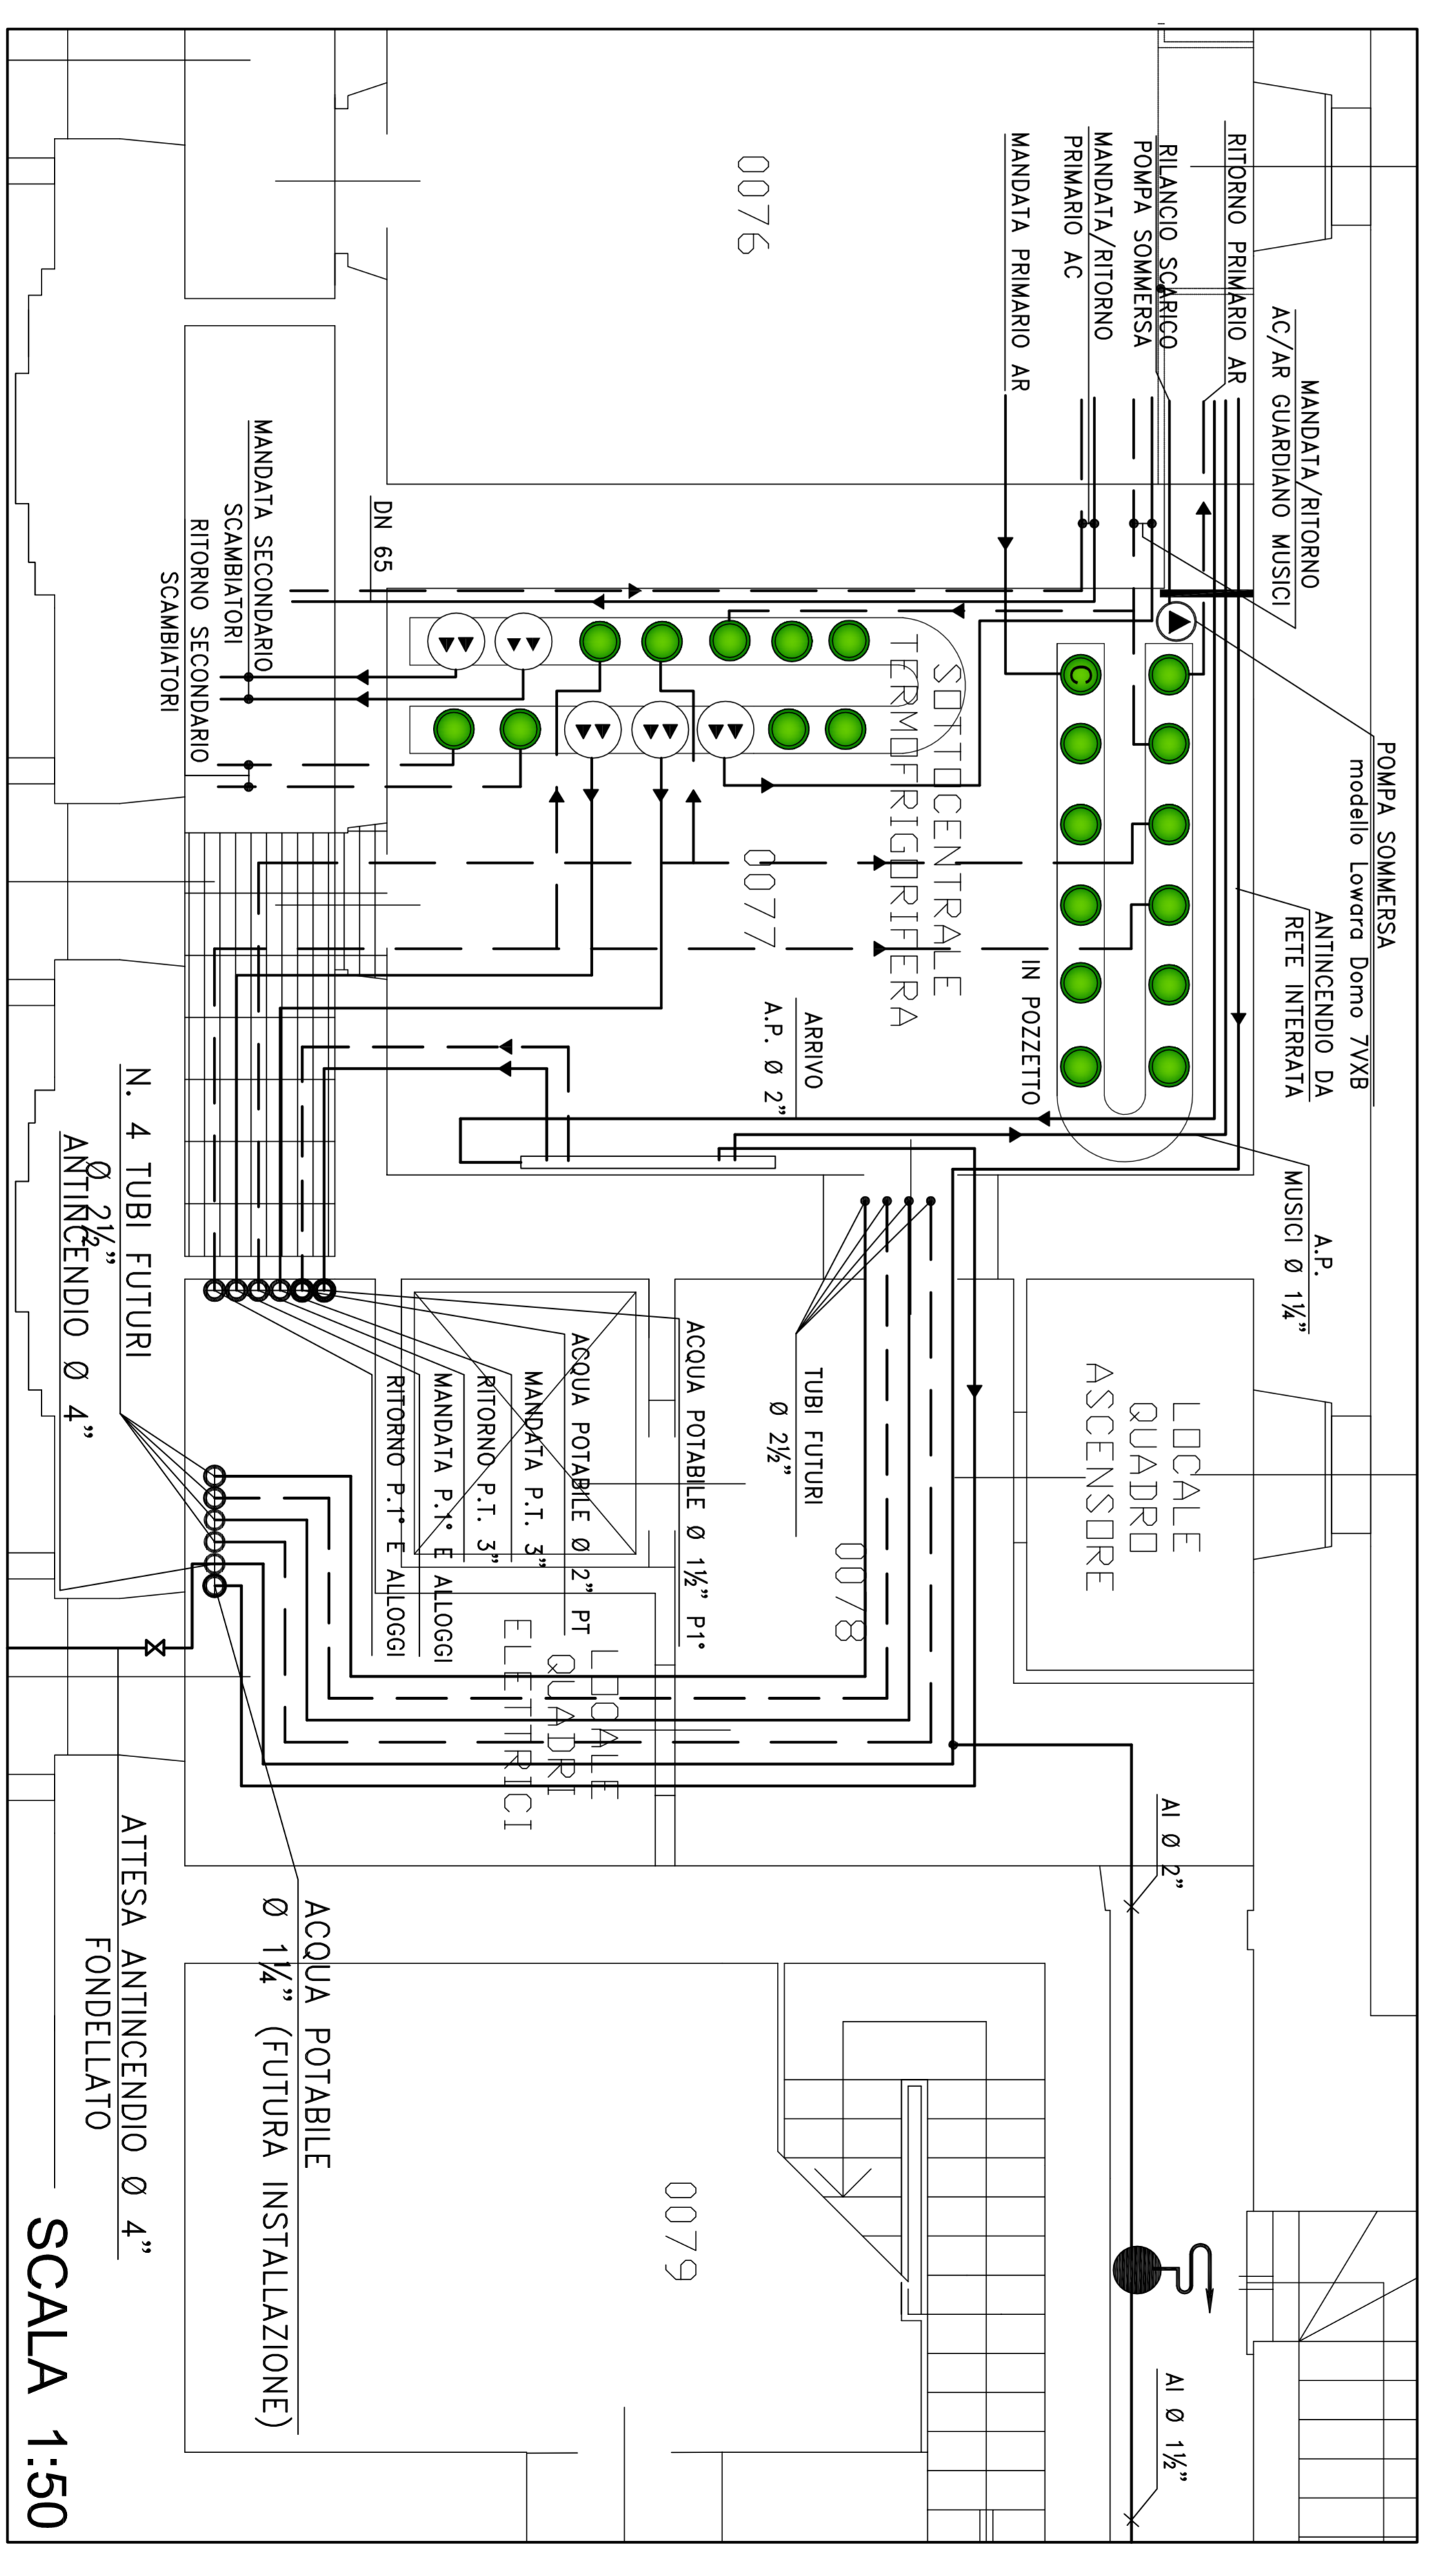

SCALA 1:50

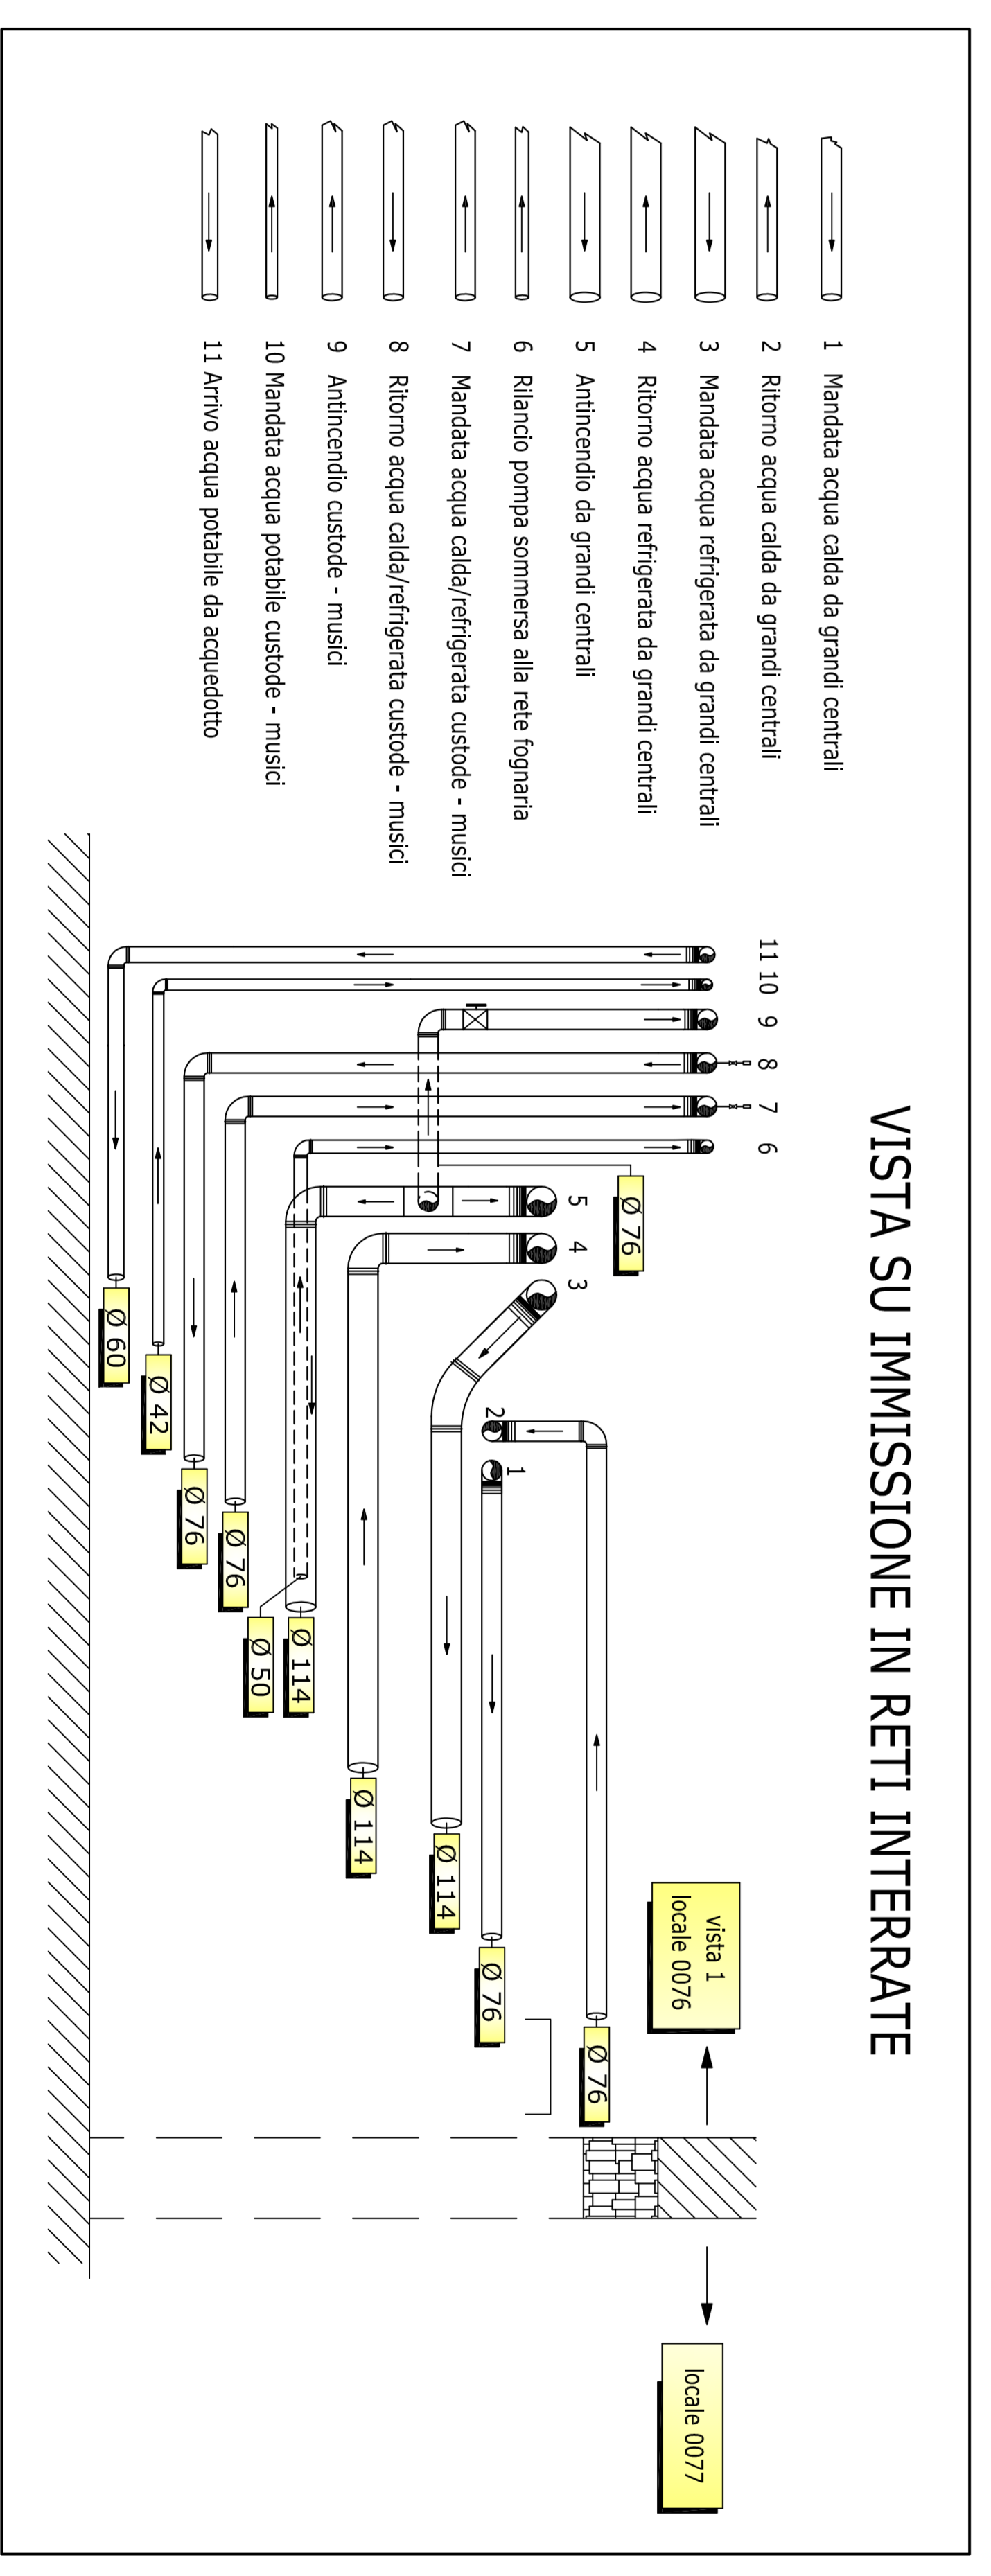

VISTA SU IMMISSIONE IN RETI INTERRATE

- 1 Mandata acqua calda da grandi centrali
- 2 RITORNO acqua calda da grandi centrali
- 3 Mandata acqua refrigerata da grandi centrali
- 4 RITORNO acqua refrigerata da grandi centrali
- 5 Antincendio da grandi centrali
- 6 Rilancio pompa sommersa alla rete ipogea
- 7 Mandata acqua calda/refrigerata custode - musici
- 8 RITORNO acqua calda/refrigerata custode - musici
- 9 Antincendio custode - musici
- 10 Mandata acqua potabile custode - musici
- 11 Arrivo acqua potabile da acquedotto

**LEGENDA**

	POMPA
	VASI DI ESPANSIONE
	CONTABILIZZAZIONE DI ENERGIA
	SCAMBIATORE
	ADDOLCITORE
	STAZIONE DI DOSSAGGIO

**LEGENDA**

	ACQUA POTABILE
	ANTINCENDIO
	RILANCIO SCARICO POMPA SOMMERSA
	MANDATA AR
	MANDATA ACQUA POTABILE
	RITORNO ACQUA POTABILE
	MANDATA ACQUA CALDA/REFRIGERATA
	RITORNO ACQUA CALDA/REFRIGERATA
	TUBI FUTURI
	PR.4° CUSTODE - MUSICI
	ritorno

**R**  
CANONICHE-CARROZZE  
Climatizzazione-Sotocentrale  
Planta e sezione